

273/88

GEOCOM
USLUGI GEODEZYJNO-PROJEKTOWE
ul. Żelazna 46
05-100 Nowy Dwór Mazowiecki
tel. 022 775-78-28, NIP 531-100-81-76

MAPA SYTUACYJNO-WYSOKOŚCIOWA DO CELÓW PROJEKTOWYCH

Terenu pobazanego: w. Pomiechówek, dz. nr 273/91 pow. nowodworski, woj. mazowieckie


Skala 1:500 (przeznaczona)
Seksja 1 N 17-18 W 9-10

Mapa oznaczona w zakresie oznaczonym kolorem zielonym została zakwalifikowana pomiarami sytuacyjno-wysokościowym i inwentaryzacją urządzeń podziemnych w maju 2009r.

Na terenie przedstawionym na niniejszej mapie może występować dotychczasowe urządzenia podziemne nie posiadające dokumentacji w instytucjach branżowych i nie będące się wykryć aparaturą. Mapa niniejsza może służyć do opracowania projektu technicznego i uzgodnienia w ZUD.

KERG: 052-202/2009
Typ gleby, klasę i rodzaj użytku wniesiono kolorem zielonym na podstawie mapy ewidencyjnej klasyfikacyjnej.
Klasę i rodzaj użytku: B, dr

WALDEMAR LEŚKOWSKI
Nr upraw. 1717

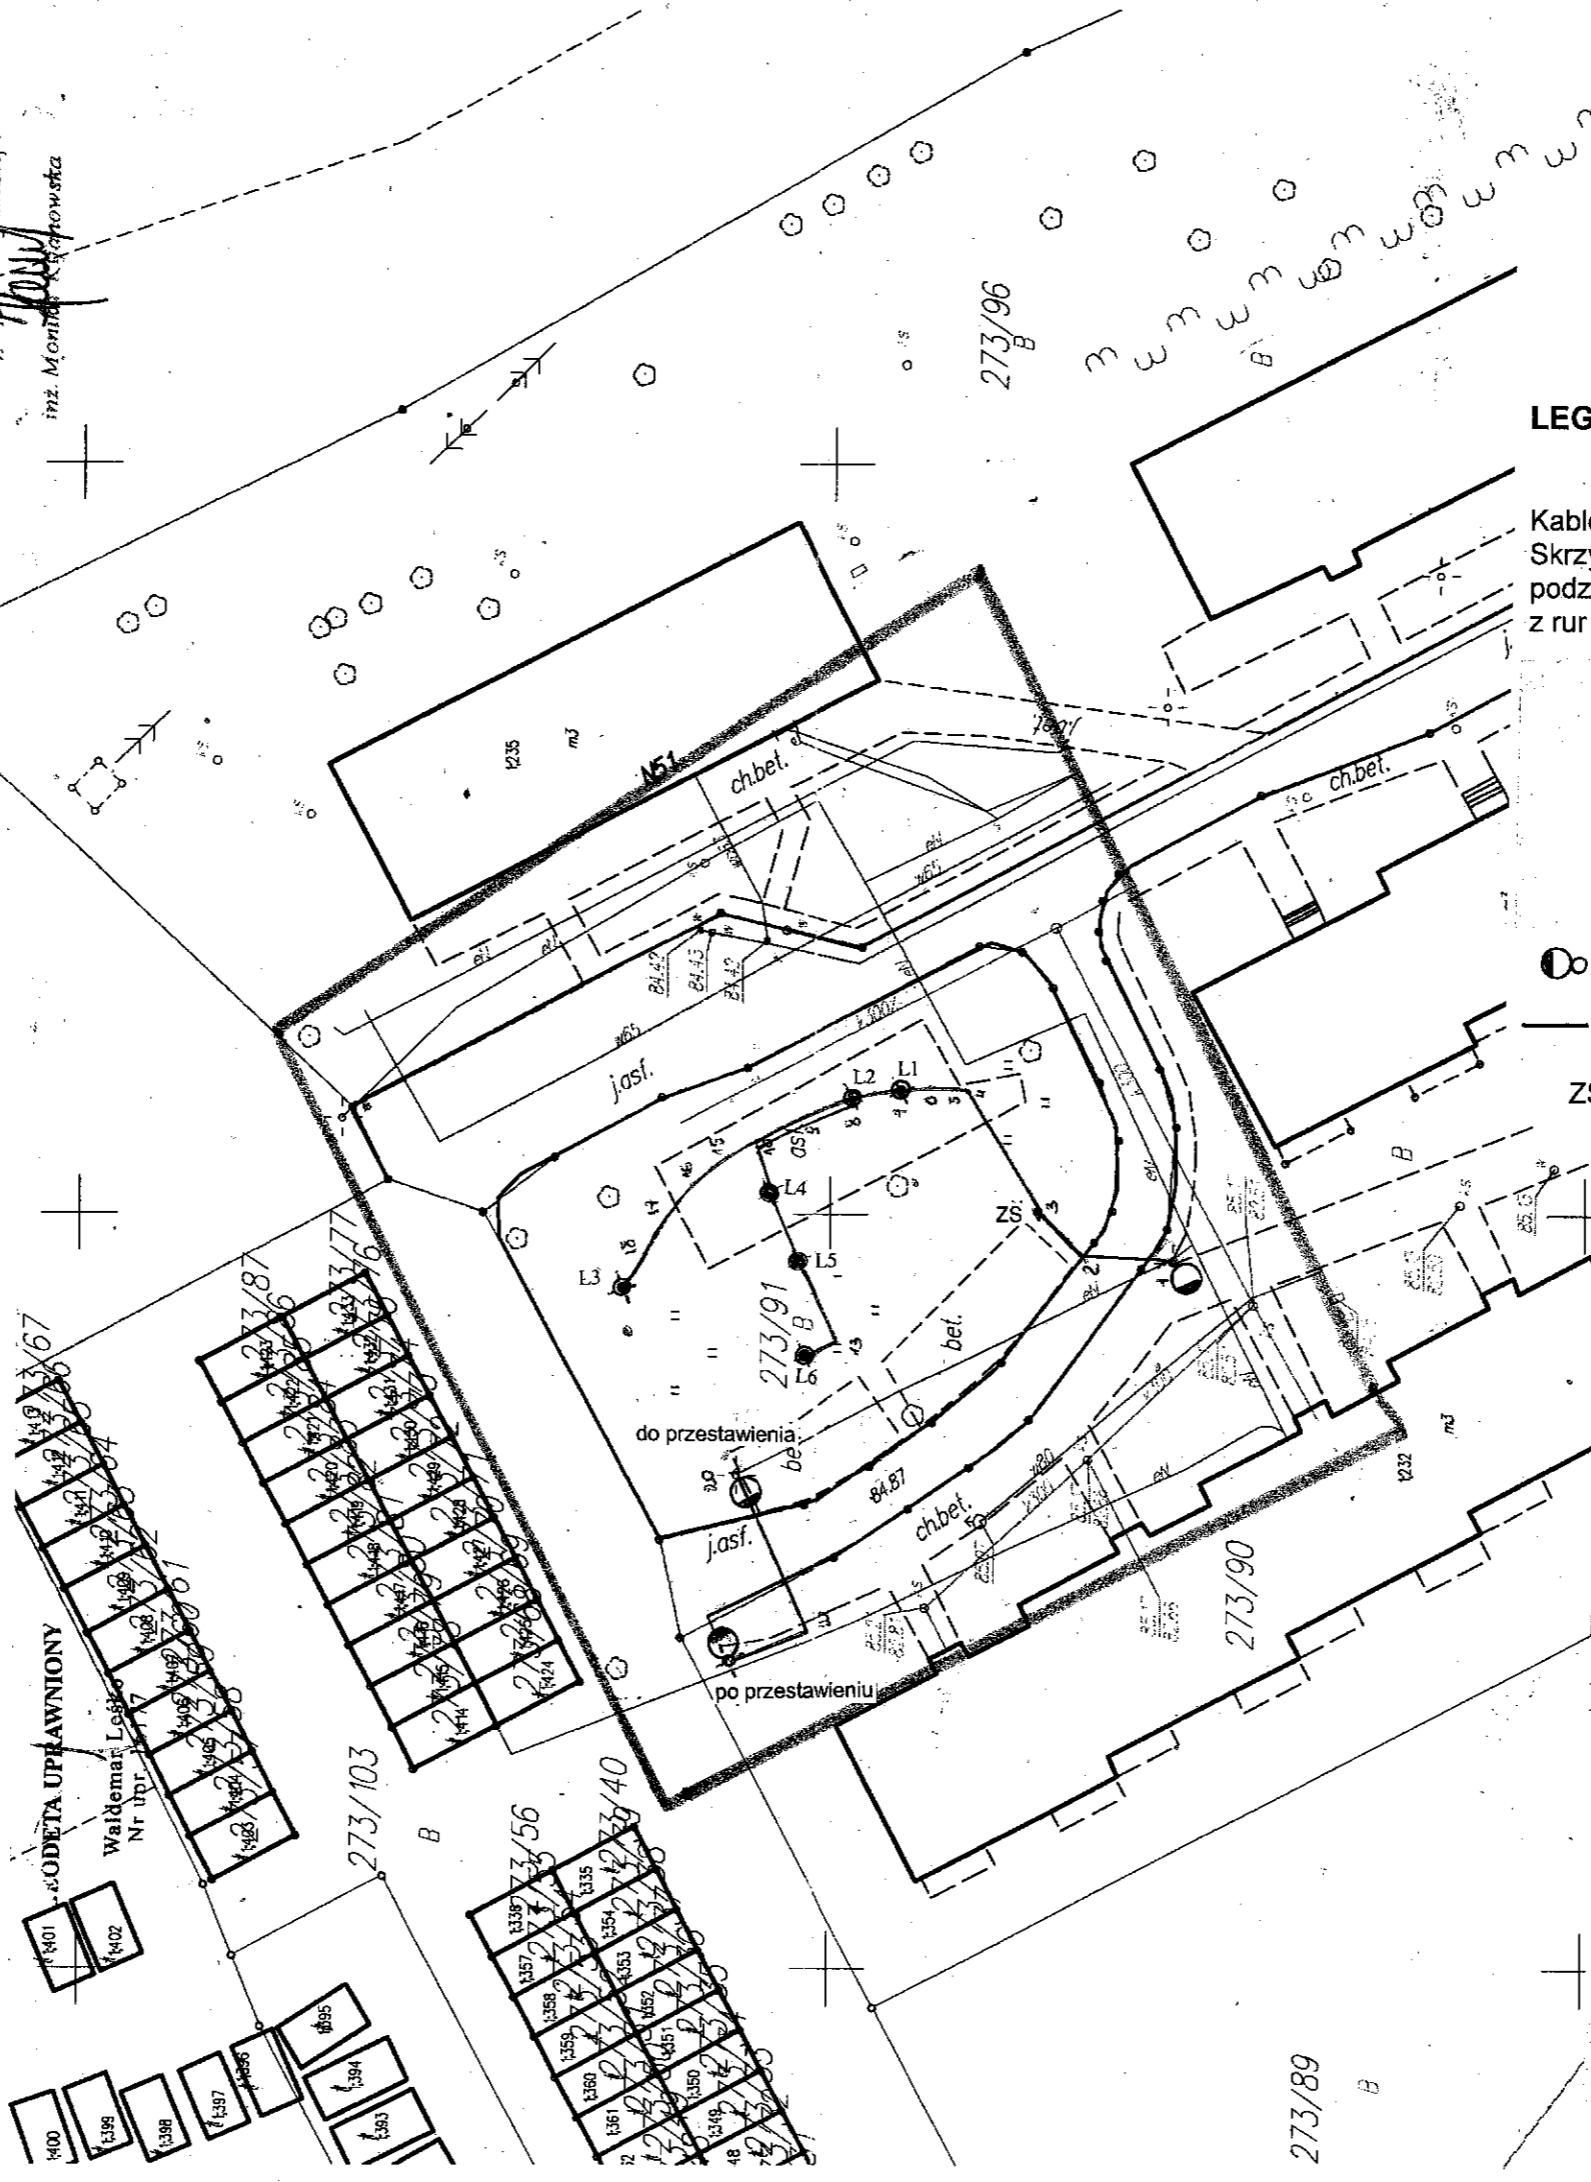

LEGENDA

Kable układać wg N SEP-E-004.
Skrzyżowanie kabli zasilających z urządzeniami podziemnymi wykonać w przepustach kablowych DVK z rur 75/66, z ulicą SRS96/85.

- słupek kolumnowy śr.110mm koloru czarnego z tabliczką bezpiecznikową i oprawą z wysokoprężną lampą metalohalogenkową 70W IP54 II kl.ochronności
- - słup i oprawa istniejąca
- - kabel YAKXS 4x25mm² z bednarką FeZn 25x4mm
- ZS - skrzynka sterownicza

PRACOWNIA PROJEKTOWA
Grzegorz FILIP
05-119 Legionowo, ul. Zegrzyńska 11/77
tel. 772-70-14 fax. 772-18-10
tel. 772-18-10 tel.kom. 0-501-31-16-31

INWESTOR: **GMINA POMIECHÓWEK**
BRODY-PARCELE ul. SZKOLNA 1a

ADRES BUDOWY: **POMIECHÓWEK ul. WOJSKA POLSKIEGO**
działka nr ew. 273/91

PROJEKT ZAGOSPODAROWANIA CZĘŚCI TERENU DZIAŁKI NR 273/91 PRZY UL. WOJSKA POLSKIEGO

P.B.	DATA: 10-09-2009r	SKALA: 1:500	RYSLUNEK NR: E-01
------	-------------------	--------------	-------------------

BRANŻA: **ELEKTRYCZNA**

PROJEKT ZAGOSPODAROWANIA TERENU

AUTORZY PROJEKTU: mgr.inż. Krystian WIERUSZEWSKI mgr.inż. Krystyna WIERUSZEWSKA	uprawnienia: mgr.inż. Krystian Wieruszewski PROJEKTANT inst.-inż. Inżynieria elektryczna ul. nr. CP 11460-118/6 § 2 ust. 1 pkt 1) § 3 ust. 1 pkt 4d
---	--

STAROSTWO POWIATU NOWODWORSKIEGO
POWIATOWY OŚRODEK DOKUMENTALNO-
GEODEZYJNEJ I KARTOGRAFICZNEJ
w Nowym Dworze Mazowieckim
W oszacowaniu powierzchni...
dokładnie określonej...
z pomiaru...
w dniu...
pod nr DKB...
Niniejsza mapa może służyć do celów projektowych.
Projektodawca...
na...
...
Nowy Dwór Maz., dn. 07 LIP 2009

KIEROWNIK
Powiatowego Ośrodka Dokumentacji
Geodezyjnej i Kartograficznej
inż. **Monika Kucharska**

